


LEGENDA DE EQUIPAMENTO		
AMBIENTE	EQUIPAMENTO QTD	DESCRIÇÃO
COZINHA DESPENSA COPA LACTÁRIO ADM.	01	REFRIGERADOR VERTICAL INDUSTRIAL 4 PORTAS (COZINHA)
	01	REFRIGERADOR DOMESTICO "HOSIFREE" 410L (DESPENSA)
	01	REFRIGERADOR DOMESTICO "HOSIFREE" 300L (LACTÁRIO)
	01	FREEZER INDUSTRIAL VERTICAL 500L (DESPENSA)
	01	FOGÃO INDUSTRIAL 60 QUEIMADORES COM 1 FORNO (COZINHA)
	01	FOGÃO LINHA BRANCA 4 QUEIMADORES (LACTÁRIO)
	02	MICRONONAS 30L - LINHA BRANCA (COZINHA E LACTÁRIO)
	01	ESTERILIZADOR DE MANEIRAS PARA MICRONONAS (LACTÁRIO)
	01	LIQUIDIFICADOR INDUSTRIAL CAPACIDADE DE 10L (COZINHA)
	01	LIQUIDIFICADOR INDUSTRIAL CAPACIDADE DE 8L (COZINHA)
LAVANDERIA	01	LIQUIDIFICADOR INDUSTRIAL CAPACIDADE DE 8L (LACTÁRIO)
	01	BALANÇA DIGITAL COM CAPACIDADE MÍN. 30kg (COZINHA)
	01	BALANÇA PLATAFORMA 150 kg (TRAGEM LAVAGEM)
	01	ESPRESSO DE FRUTAS CÍTRICAS (COZINHA)
	01	BATEDORA PLANETARIA 12L (COZINHA)
	01	MULTIPROCESSADOR DE ALIMENTOS (COZINHA)
	01	CENTRÍFUGA DE FRUTAS (COZINHA)
	01	MIXER DE ALIMENTOS (COZINHA)
	01	CAFETERA (SALA PROFESSORES)
	01	PURIFICADOR DE ÁGUA (COPA FUNC., COZINHA, LACTÁRIO E SOLÁRIOS)
APOIO GERAL	01	LAVADORA DE ROUPAS LINHA BRANCA 11 kg
	01	SECADORA DE ROUPAS LINHA BRANCA 10 kg
	01	FERRÃO ELÉTRICO
APOIO GERAL	01	CARRIO COLETOR DE LIXO 120L
	01	LIXEIRA COM PEDAL SOL (SANT. INFANTIS / PRAZARIOS / LACTÁRIO / COZINHA / TRAGEM)
	01	CONTINENTE DE LIXEIRA PARA COLETA SELETIVA (CIRCULAÇÃO BLOCO B / ACESSO)
	01	REBORDO ELÉTRICO ACERVEL (CIRCULAÇÃO BLOCO B)
	01	REBORDO INDUSTRIAL 26L (PREFEITORY PATIO COBERTO)
	01	APARELHO DE AR CONDICIONADO SPLIT 36.000 BTU'S (SALA MULTUSO)
	01	APARELHO DE AR CONDICIONADO SPLIT 4.000 BTU'S (ADMINISTRAÇÃO / SALA DOS PROFESSORES)
	01	TELEVISOR DE 32" (SALA MULTUSO / SALA DOS PROFESSORES)
APOIO GERAL	01	APARELHO DE DVD (SALA MULTUSO / SALA DOS PROFESSORES)
	01	VENTILADOR DE PAREDE 100W / 110V (SALA MULTUSO / SALA DOS PROFESSORES)
	01	ADMINISTRAÇÃO SALA DOS PROFESSORES
	01	APARELHO DE SOM TIPO MICROSYSTEM (CIRCULOS 1 E 2 / PRE-ESC. 2, MULTUSO)

1 PLANTA DE LAYOUT - EQUIPAMENTO  
ESCALA 1/75

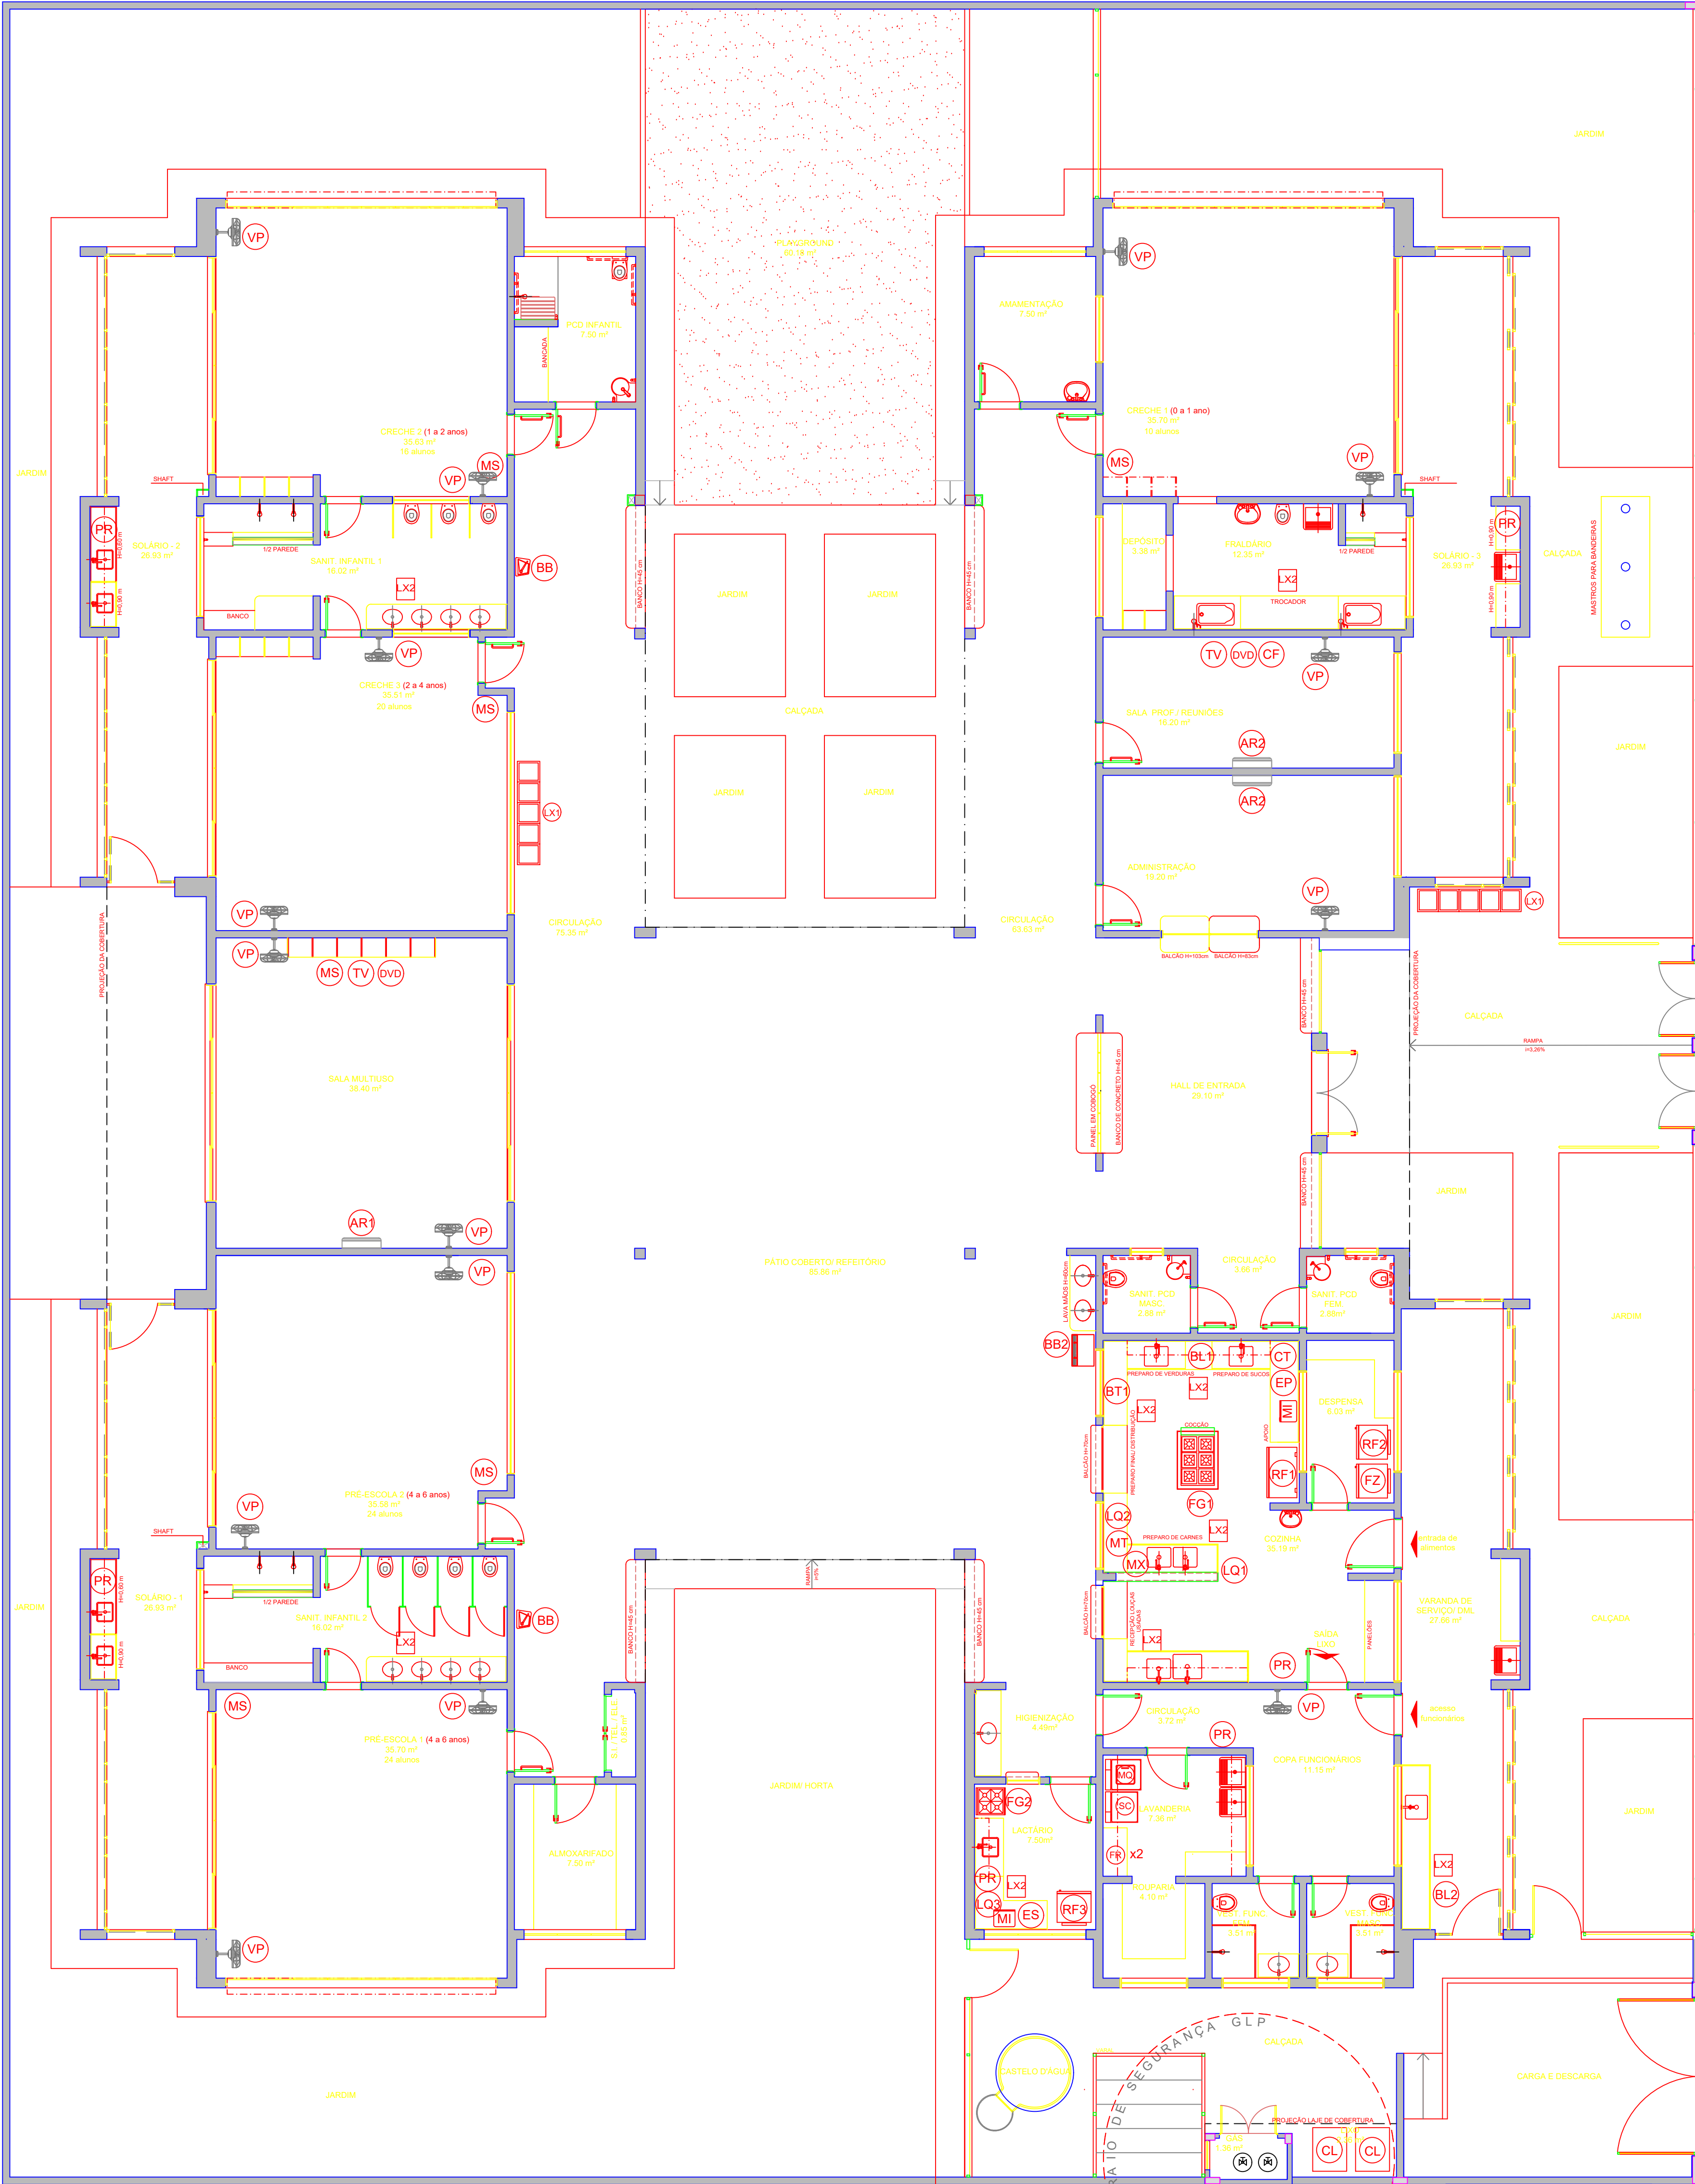

NOTAS

- MEDIDAS E NÍVEIS EM METROS.
- VERIFICAR POSIÇÃO EM TUA DOS PLANOS NO PROJETO ESTRUTURAL.
- VERIFICAR DETALHES CONSTRUCTIVOS PERTINENTES NAS PRANCHAS DE DETALHAMENTO.
- EM CASO DE CONFLITO DE INFORMAÇÕES ENTRE O PROJETO GRÁFICO E O MEMORIAL DESCRITIVO, PREVÁLECE A INFORMAÇÃO CONTIDA NOS DESENHOS.
- ALTERAÇÕES NESTE PROJETO SOMENTE COM AUTORIZAÇÃO EXPRESSA DO FINEE.

REFERÊNCIA

- PLANILHA DE QUANTITATIVOS
- MEMORIAL DESCRITIVO E ESPECIFICAÇÕES TÉCNICAS

LEGENDA:	
	INDICAÇÃO NÍVEL PLANTA E CORTES
	INDICAÇÃO DE CORTES
	INDICAÇÃO DE FACHADAS
	INDICAÇÃO DE PORTAS E JANELAS
	INDICAÇÃO DE VISTAS
	ESPECIFICAÇÕES DE MATERIAIS
	INDICAÇÃO DE EIXOS
	INDICAÇÃO DE ELEMENTOS (BANDEIRAS, PRATELEIRAS E ETC.)

02	JANEIRO 2017	Alteração a NBR 9050: 2015. Alteração: quarto de banho, sanitários infantis 1 e 2, altura da platibanda, mobiliário e equipamento, altura da cerâmica nos sanitários, cor dos portões dos solários e altura da porta PA44. Acionamento das portas hidráulicas e escaninhos pré-escala. Platibanda da chapa de aço abaixo da platibanda.
01	AGOSTO 2016	Alteração paredes - shift para tubulação hidráulica e detalhamento: alteração da altura da platibanda.
Nº	DATA	DESCRIÇÃO

CONTROLE DE REVISÕES

<b>FINEE</b> Fundação Nacional de Desenvolvimento da Educação		<b>Ministério da Educação</b>
PROJETO PADRÃO - FINEE		
PROPRIETÁRIO: PREFEITURA MUNICIPAL DE ITINGA DO MARANHÃO		
ENDEREÇO: AVENIDA BENTO JOSÉ ALVES, QUADRA 21, LOTE 01		
MUNICÍPIO - UF: ITINGA DO MARANHÃO - MA		
PROPRIETÁRIO: PREFEITURA MUNICIPAL DE ITINGA DO MARANHÃO		
RESP. TÉCNICO: TALLER RIBEIRO BRITO		CREA: MA 111822374-0
AUTOR DO PROJETO: TALLER RIBEIRO BRITO		
DLFO		CREA
		RA
OBSERVAÇÕES:		
PROGRAMA PROINFÂNCIA - PROJETO TIPO 2 PROJETO DE ARQUITETURA		
COORDENAÇÃO CGEST - Coordenação Geral de Infraestrutura Educacional		PLANTA BAIXA LAYOUT EQUIPAMENTO
REVISÃO R.01 R.02		ESCALA 1/75 DATA: 11/01/2024
FRANCA		04/35