




Detalhe S12
escala 1:25

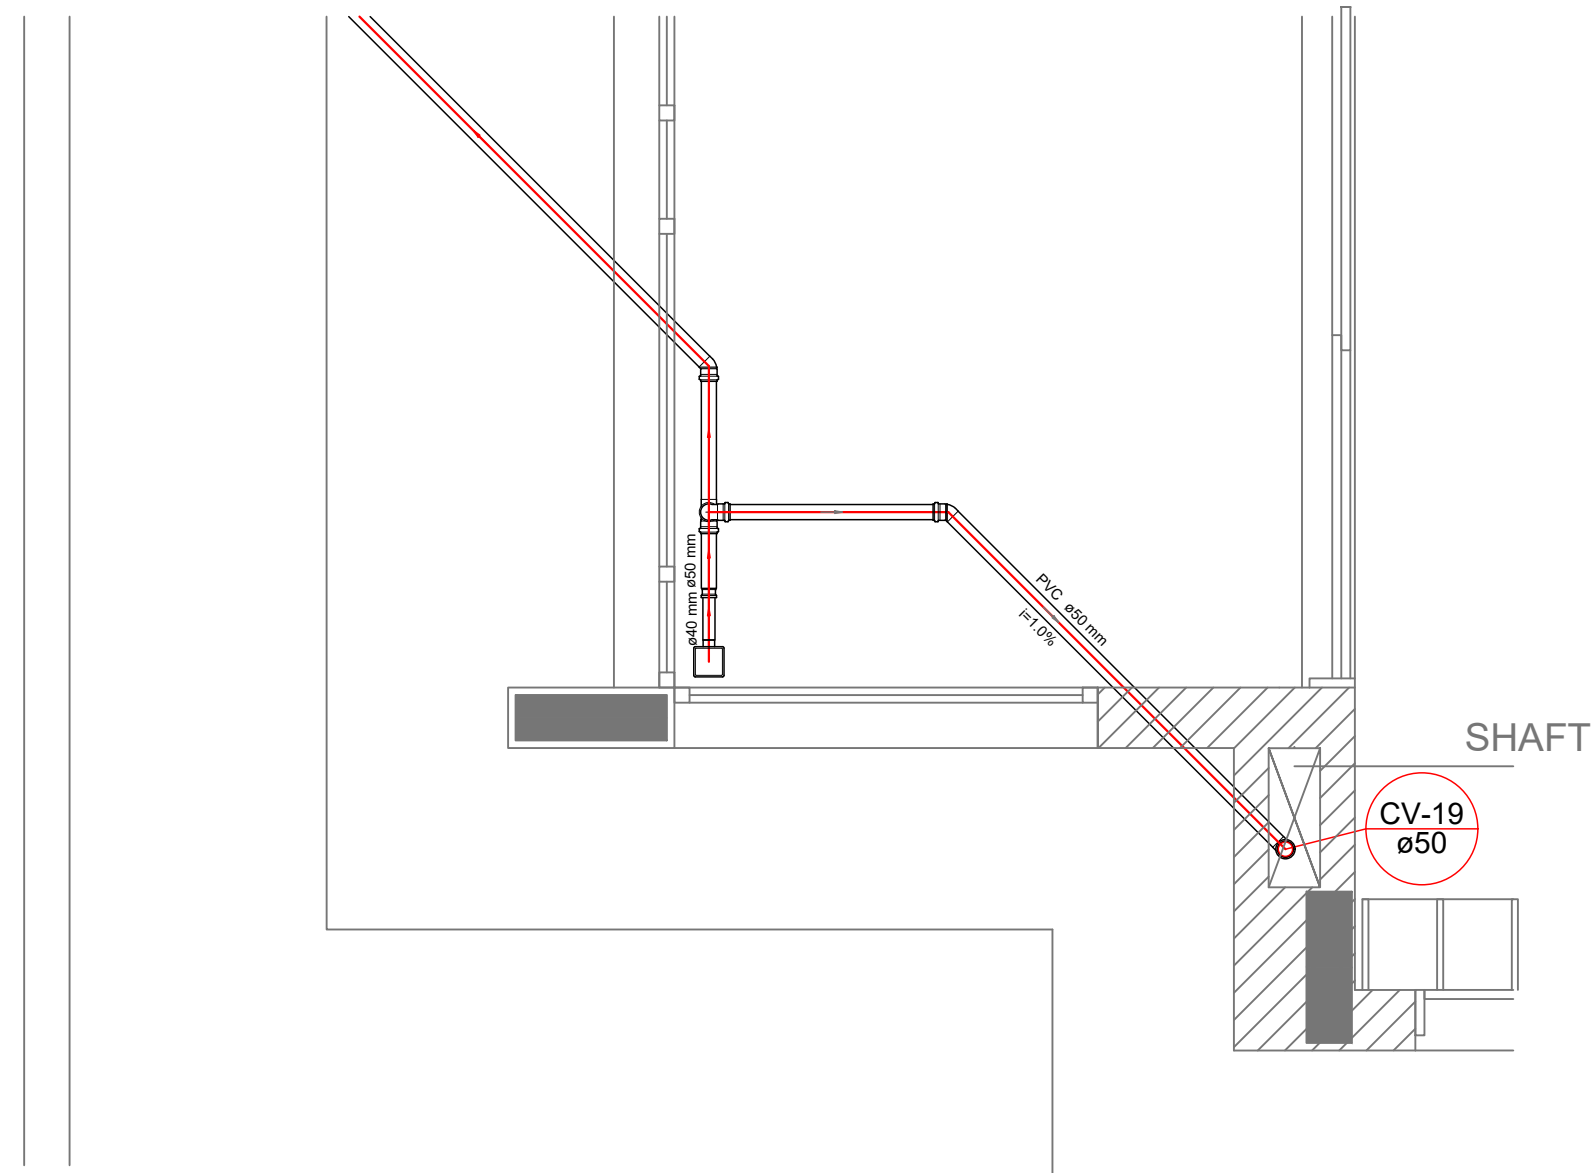


Detalhe S13
escala 1:25

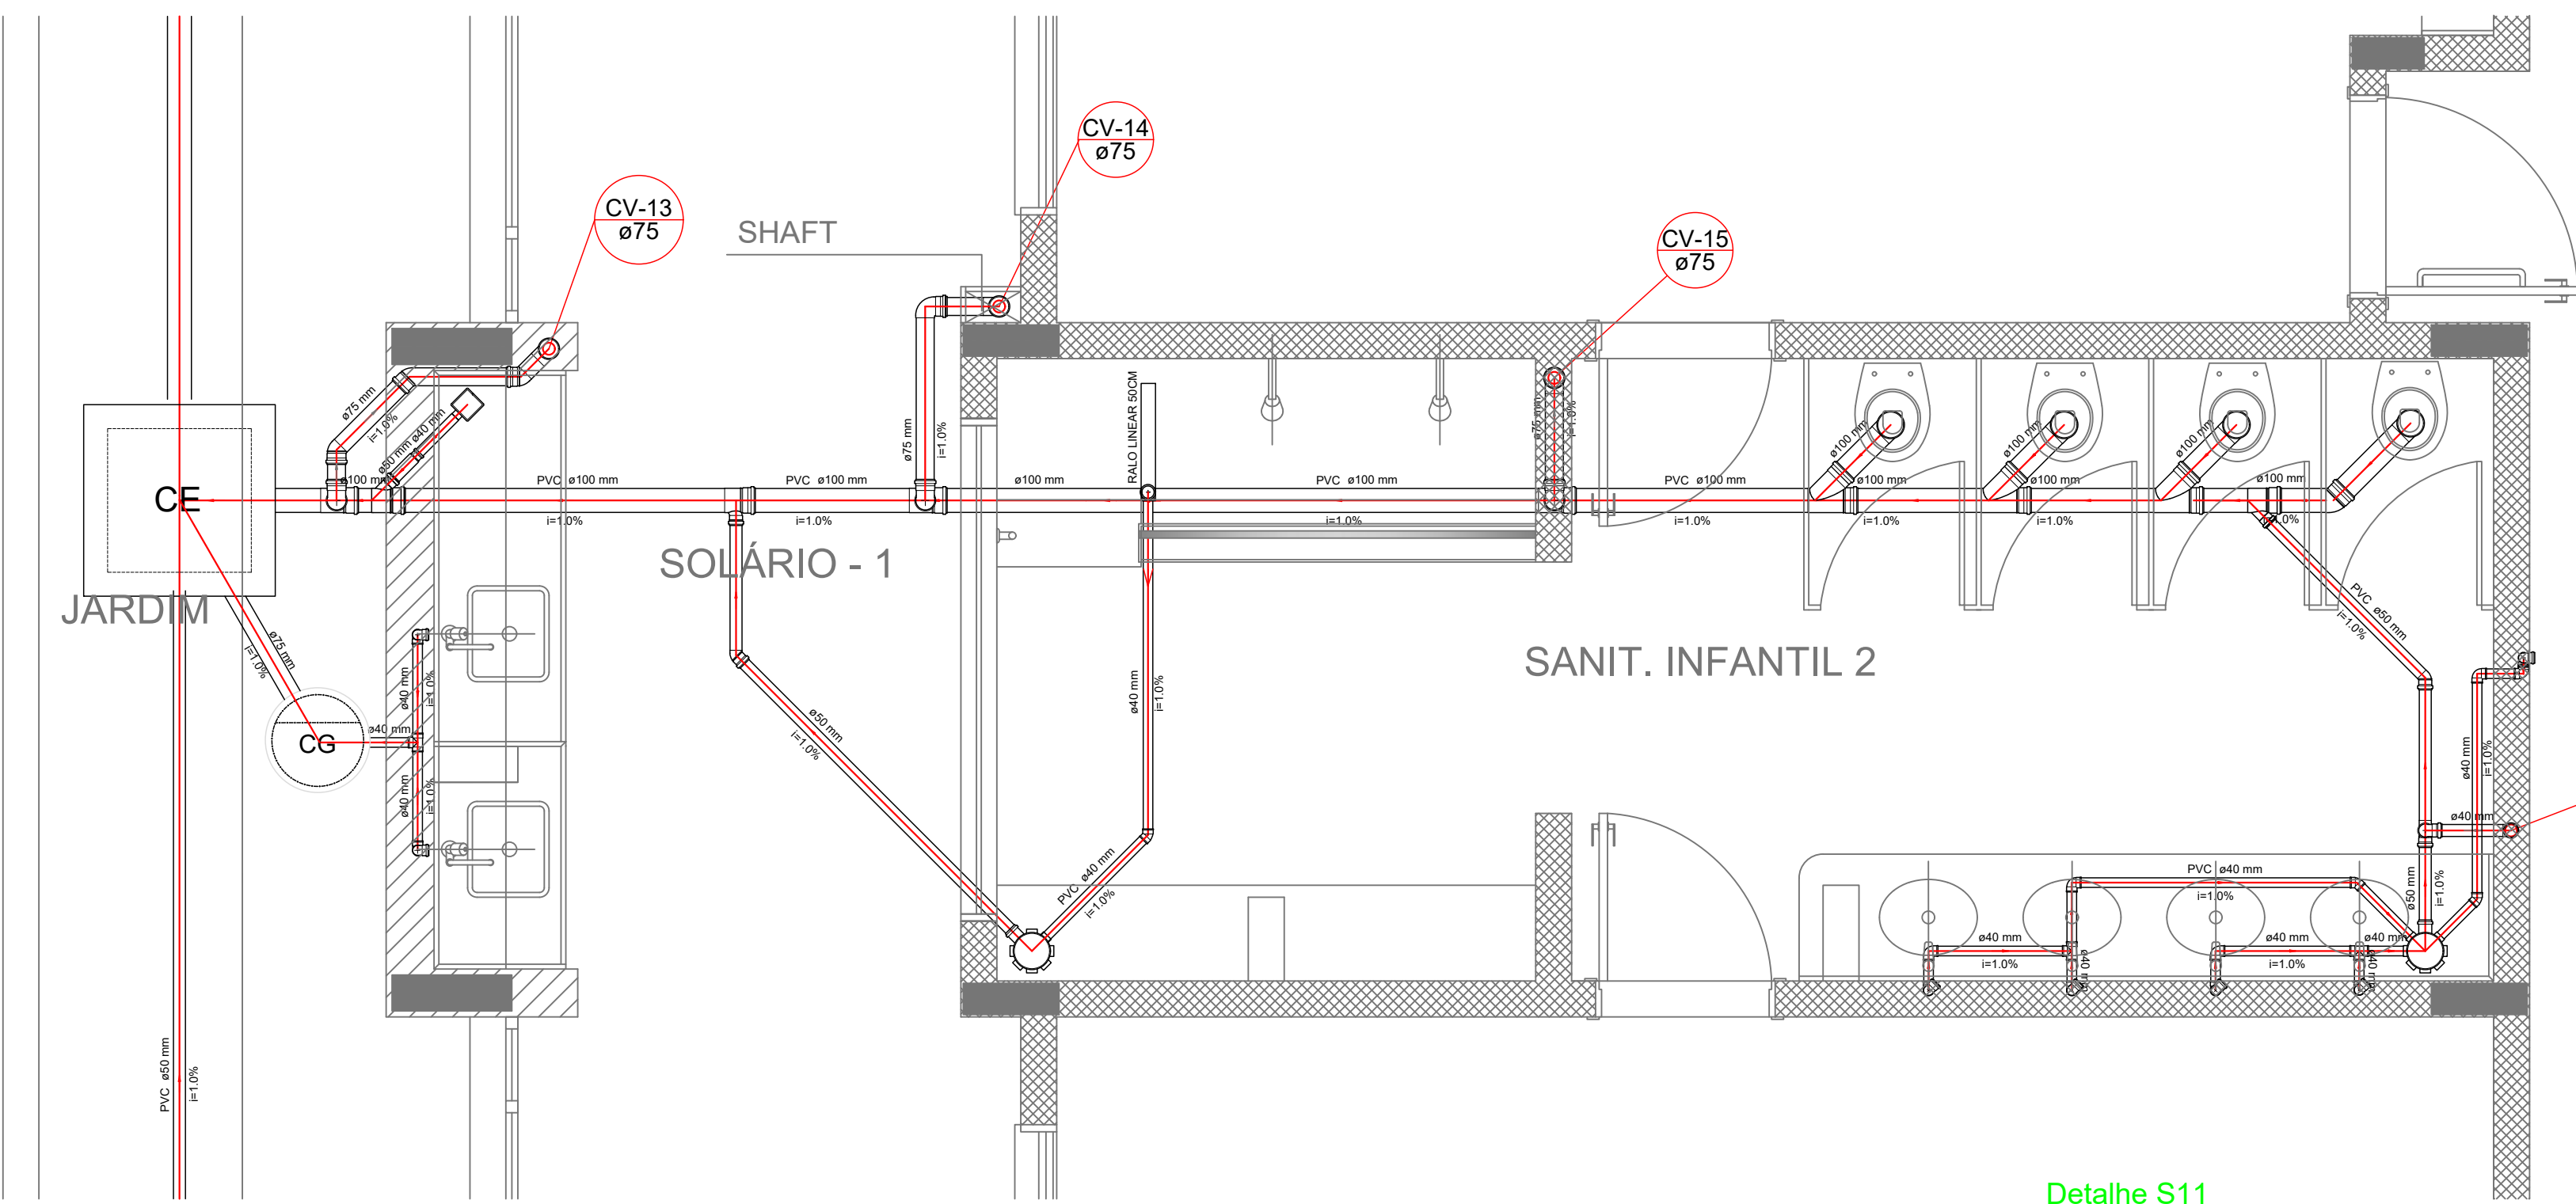

Detalhe S11
escala 1:25

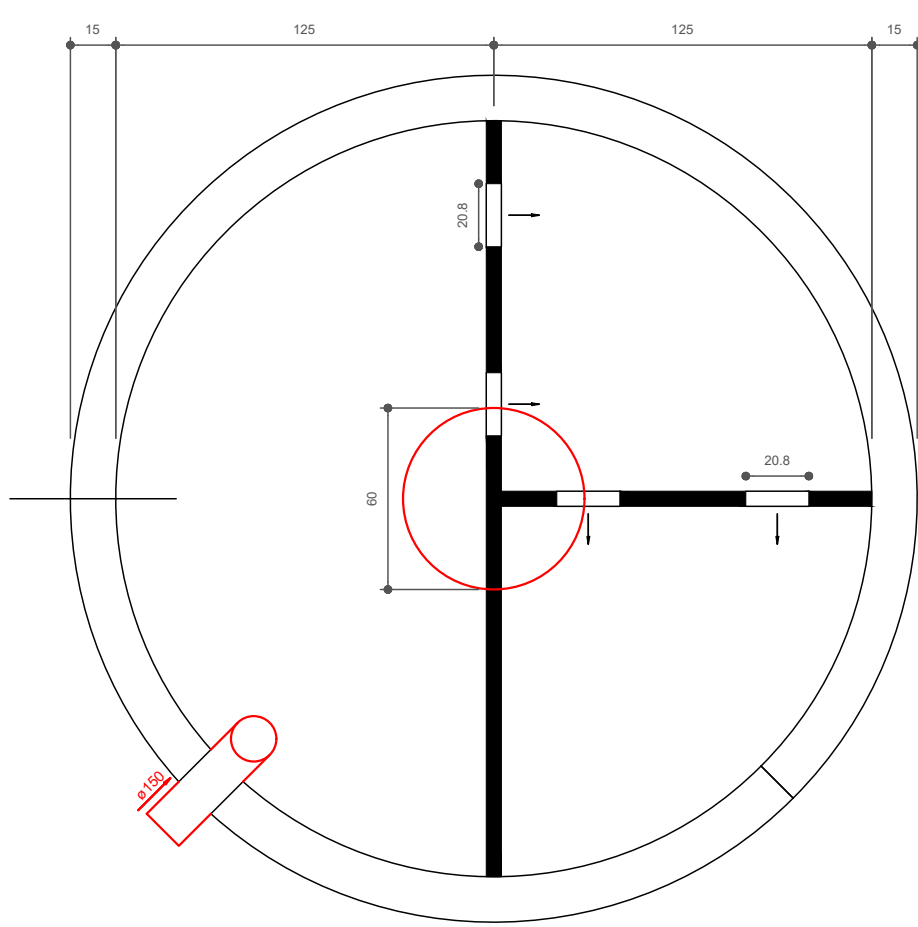

TANQUE SÉPTICO
PLANTA BAIXA - ESC. 1:25

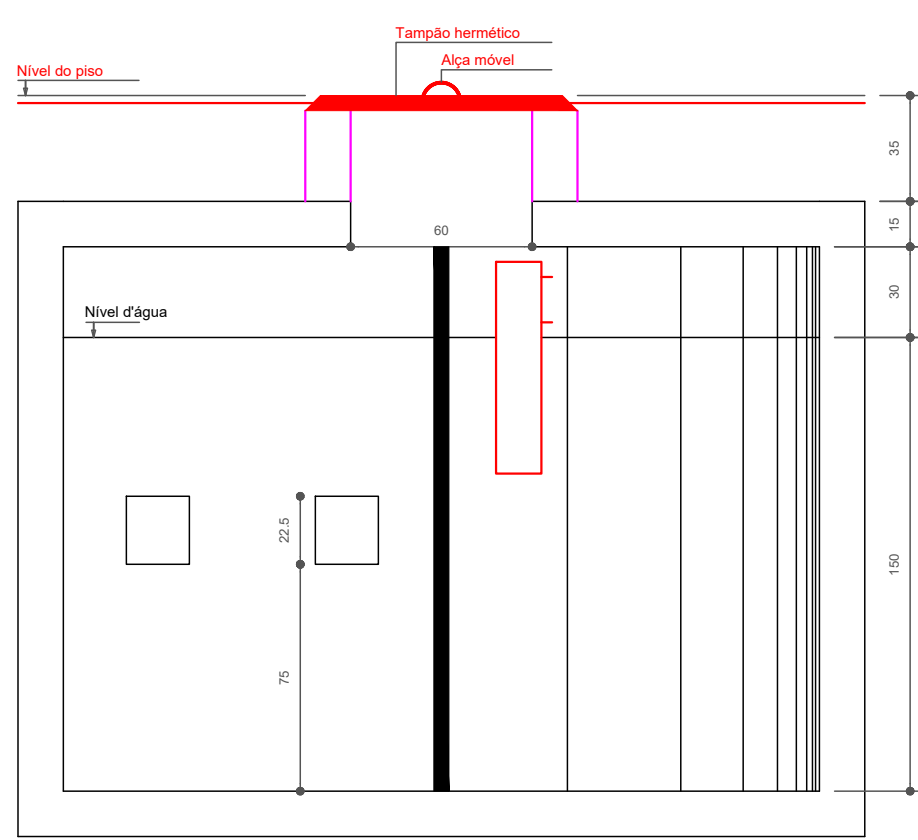

TANQUE SÉPTICO
CORTE - ESC. 1:25



2 PONTOS DE VENTILAÇÃO
ESCALA 1:100

LEGENDA			
	CAIXA DE INSPEÇÃO ESGOTO SIMPLES Ø 400 mm		CAIXA DE GORDURA
	CAIXA DE ESGOTO		CAIXA BIFONADA
	BUCHA DE REDUÇÃO LONGA		RAMAS DE VENTILAÇÃO
	RAIO ESFÉRICO		REDUÇÃO EXCÊNTRICA
	RAIO REDONDO		REDUÇÃO EXCÊNTRICA - SUPERIOR
	RAIO LINEAR 90CM		TE 45°
	JOELHO 45°		TE 90°
	JOELHO 90°		TE 90° COM REDUÇÃO
	JOELHO 90° - COLUNA		JUNÇÃO SIMPLES

NOTAS

- OS PROJETOS DEVEM SER ADAPTADOS TECNICAMENTE CONFORME AS NECESSIDADES MUNICIPAIS.
- PARA COLTA DOS DADOS DEBEM SER CONSULTADAS AS NECESSIDADES MUNICIPAIS.
- CASO SEJA NECESSÁRIA A ELABORAÇÃO DE PROJETO DE FOSSE E BUNDOURO, ESTE FICARÁ A CARGO DO ENTE FEDERADO.
- O ENTE FEDERADO DEVERÁ REALIZAR AS ALTERAÇÕES NECESSÁRIAS ATÉ A APROVAÇÃO E, APÓS ESTA, INCLUIR NO BOMBAQUEO, SEMO, NOVO PROJETO E NOVA ART DO ENGENHEIRO RESPONSÁVEL, PELAS ASSOCIAÇÕES.
- EXECUTAR ESTE PROJETO JUNTAMENTE COM O PROJETO ESTRUTURAL.
- JANTES DA CONCRETAGEM PREVER PASSAGEM PARA TUBULAÇÕES DENTRO DOS LIMITES ESTABELECIDOS PELA NBR 6118:2014.

REFERÊNCIAS

- MEMORIAL DESCRITIVO E ESPECIFICAÇÕES TÉCNICAS.
- PLANTAS DE QUANTITATIVOS.

Nº	DATA	DESCRIÇÃO
02	JANEIRO/2017	Atendimento à NBR 8050/2015. Alteração: quatro de áreas, sanitários infantis 1 e 2, altura da platibanda, mobiliário e equipamento, altura da cerâmica nos sanitários, cor dos portões dos solários e altura da porta PA4. Aumento das duchas higiênicas e moinhos pré-escudo. Retirada da chuve de aço abito da platibanda.
01	AGOSTO/2016	Alteração paredes - shaft para tubulação hidráulica e detalhamento; alteração da altura da platibanda.

CONTROLE DE REVISÕES

FNDE **Funda Nacional de Desenvolvimento da Educação** **Ministério da Educação**

PROJETO PADRÃO - FNDE

PROPRIETÁRIO: PREFEITURA MUNICIPAL DE ITINGA DO MARANHÃO
ENDEREÇO: AVENIDA BENTO JOSÉ ALVES QUADRA 21, LOTE 01
MUNICÍPIO: ITINGA DO MARANHÃO- MA

PROPRIETÁRIO: PREFEITURA MUNICIPAL DE ITINGA DO MARANHÃO

RESP. TÉCNICO: TALLES RIBEIRO BRITO CREA - MA 11872374-0

AUTOR DO PROJETO: TALLES RIBEIRO BRITO

DUFO: CREA

RA

ITINGA **DO MARANHÃO** **Lugar de gente feliz**

OBSERVAÇÕES:

PROGRAMA PROINFÂNCIA - PROJETO TIPO 2
PROJETO DE INSTALAÇÕES

COORDENAÇÃO: CGEST - Coordenação Geral de Infraestrutura Educacional

PLANTA DE ESGOTO SANITÁRIO
DETALHES E PONTOS DE VENTILAÇÃO
S11 AO S13 E TANQUE SÉPTICO

REVISÃO: R00, R01, R02
INDICAÇÃO: JANEIRO/2017
PRIMAÇÃO: 05/05

1 DETALHES
ESCALA 1:25